


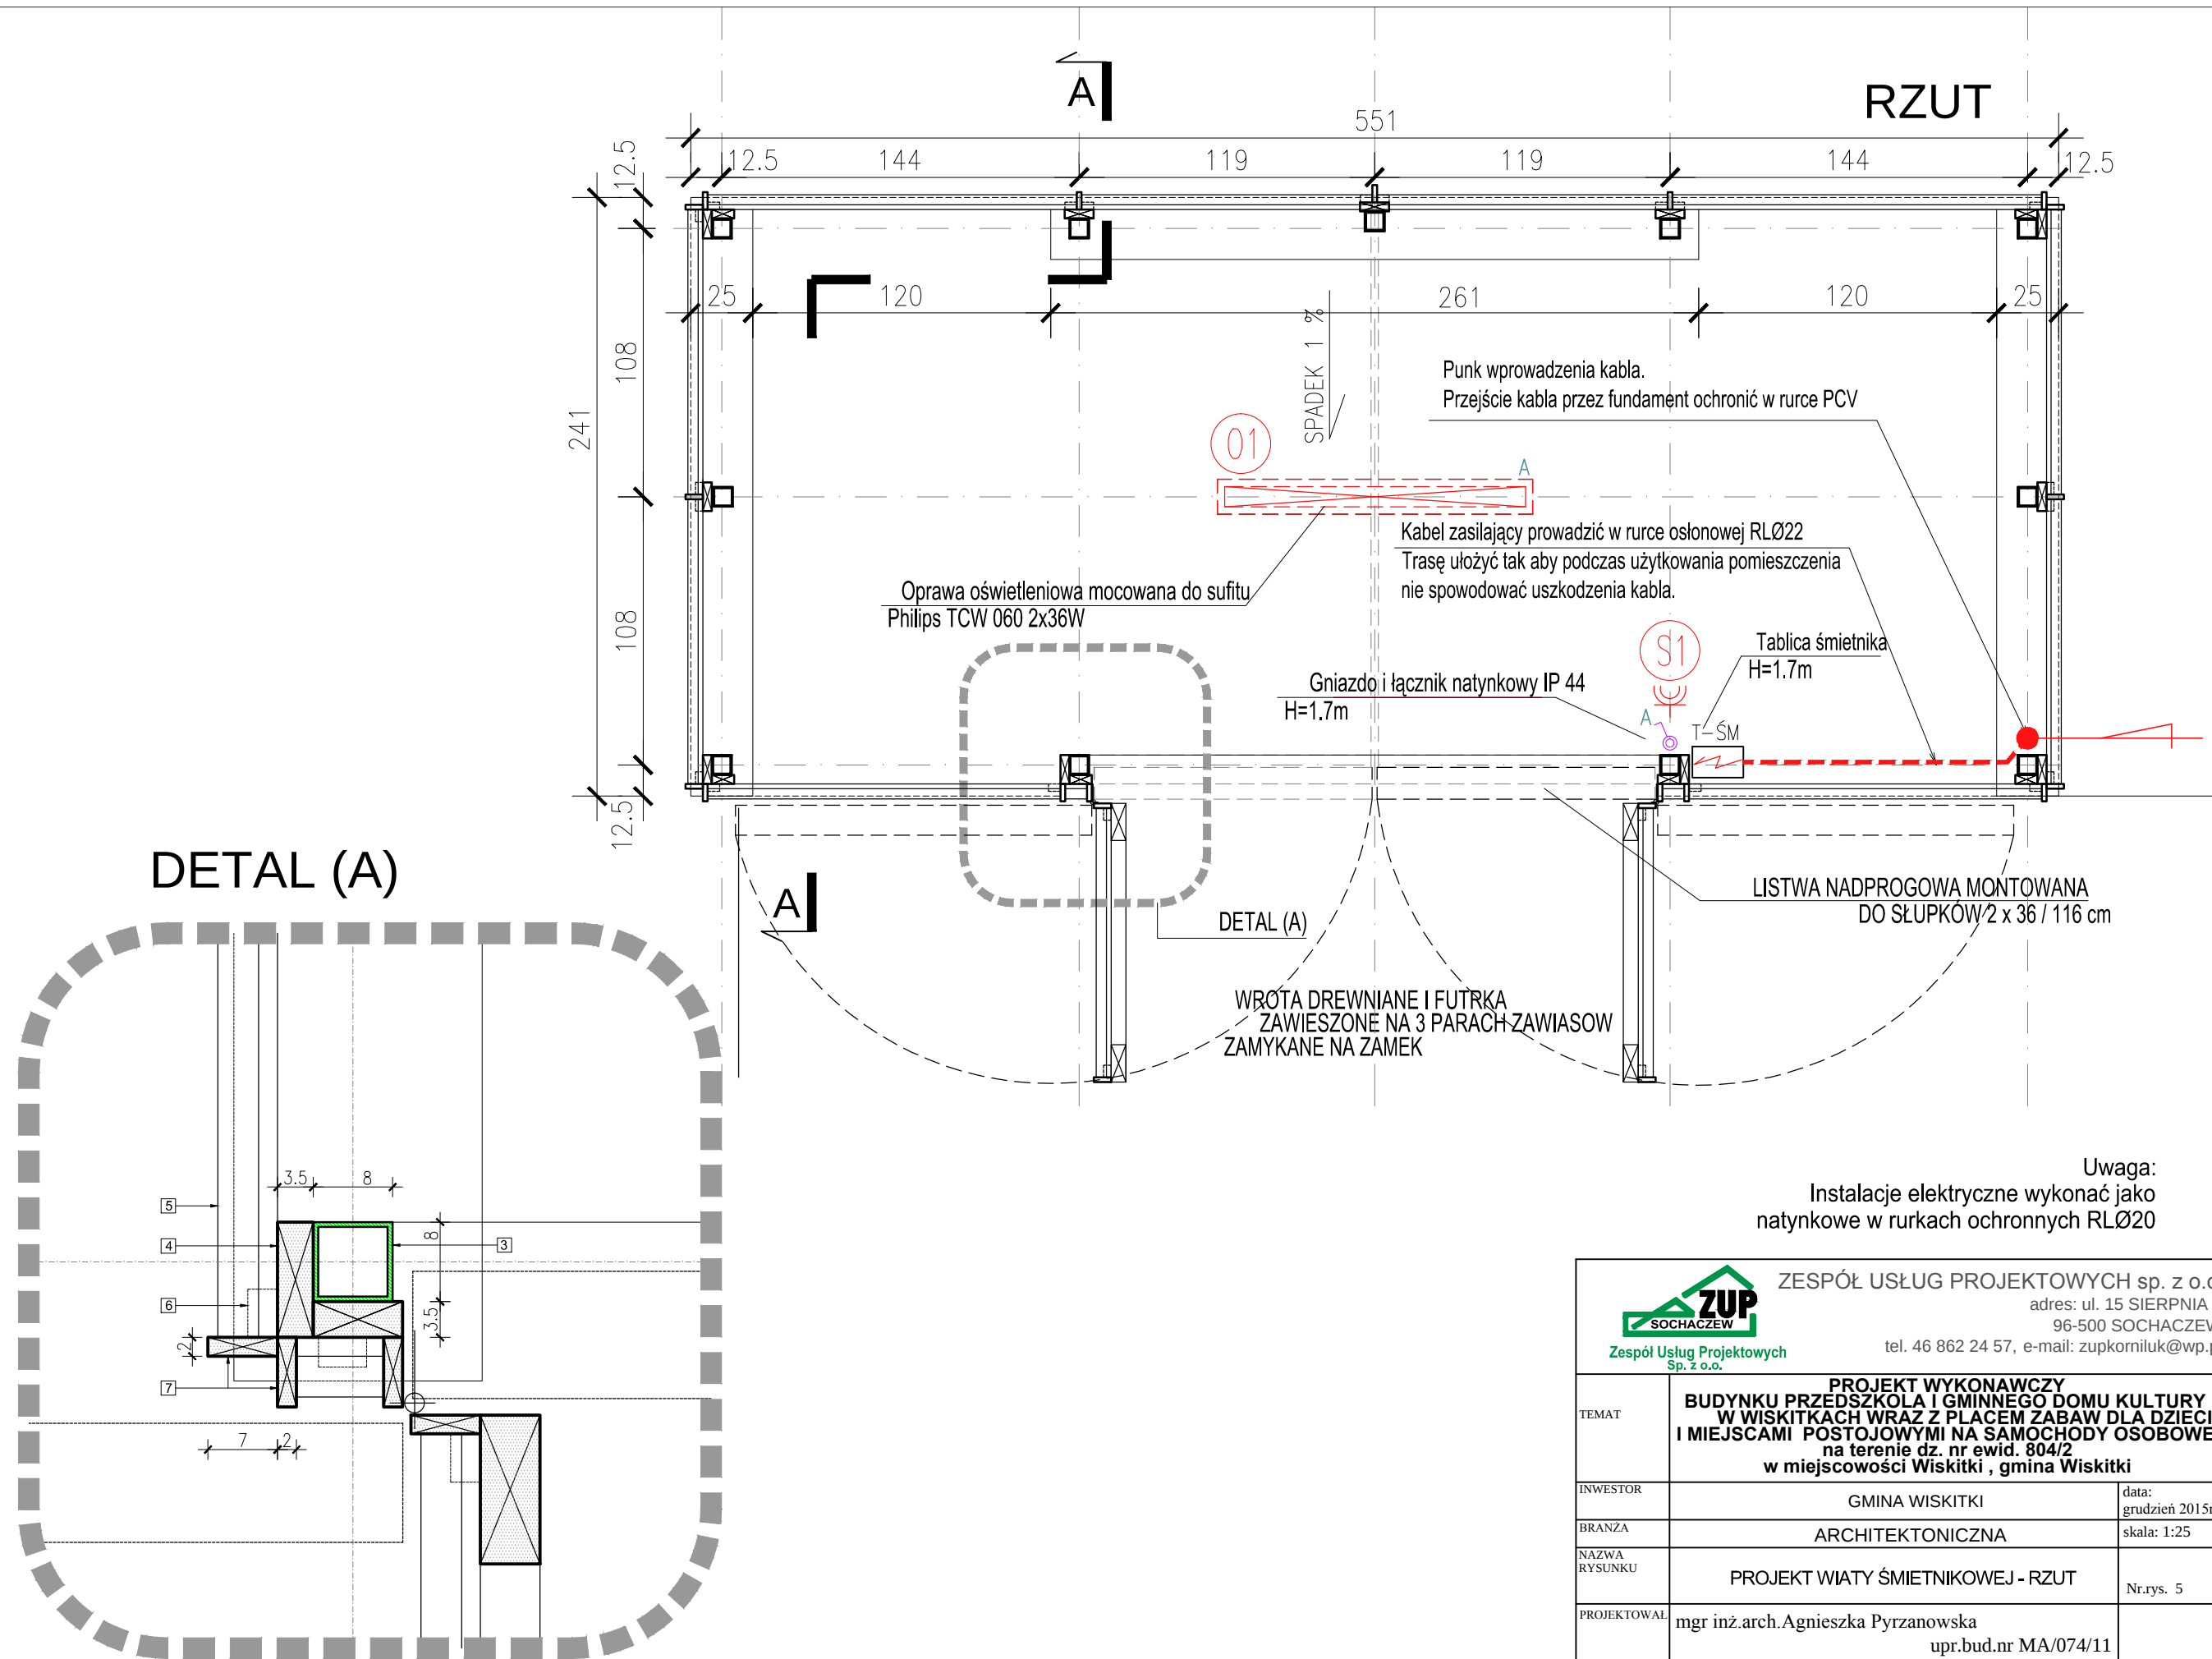

Uwaga:
Instalacje elektryczne wykonać jako
natynkowe w rurkach ochronnych RLØ20

ZUP SOCHACZEW Zespół Usług Projektowych Sp. z o.o. ZESPÓŁ USŁUG PROJEKTOWYCH sp. z o.o. adres: ul. 15 SIERPNIA I 96-500 SOCHACZEW tel. 46 862 24 57, e-mail: zupkorniluk@wp.pl		
TEMAT	PROJEKT WYKONAWCZY BUDYNKU PRZEDSZKOLA I GMINNEGO DOMU KULTURY W WISKITKACH WRAZ Z PLACEM ZABAW DLA DZIECI I MIEJSCAMI POSTOJOWYMI NA SAMOCHODY OSOBOWE na terenie dz. nr ewid. 804/2 w miejscowości Wiskitki, gmina Wiskitki	
INWESTOR	GINA WISKITKI	data: grudzień 2015r
BRANŻA	ARCHITEKTONICZNA	skala: 1:25
NAZWA RYSUNKU	PROJEKT WIATY ŚMIETNIKOWEJ - RZUT	Nr.rys. 5
PROJEKTOWAŁ	mgr inż.arch. Agnieszka Pyrzanowska upr.bud.nr MA/074/11 inż. Maria Korniluk upr.bud.nr 72 / 94, 68 / 88 Sk-ce	
SPRAWDZIŁ	mgr inż.arch. Tomasz Gajewski upr.bud.nr 62/91 Sk-ce	