


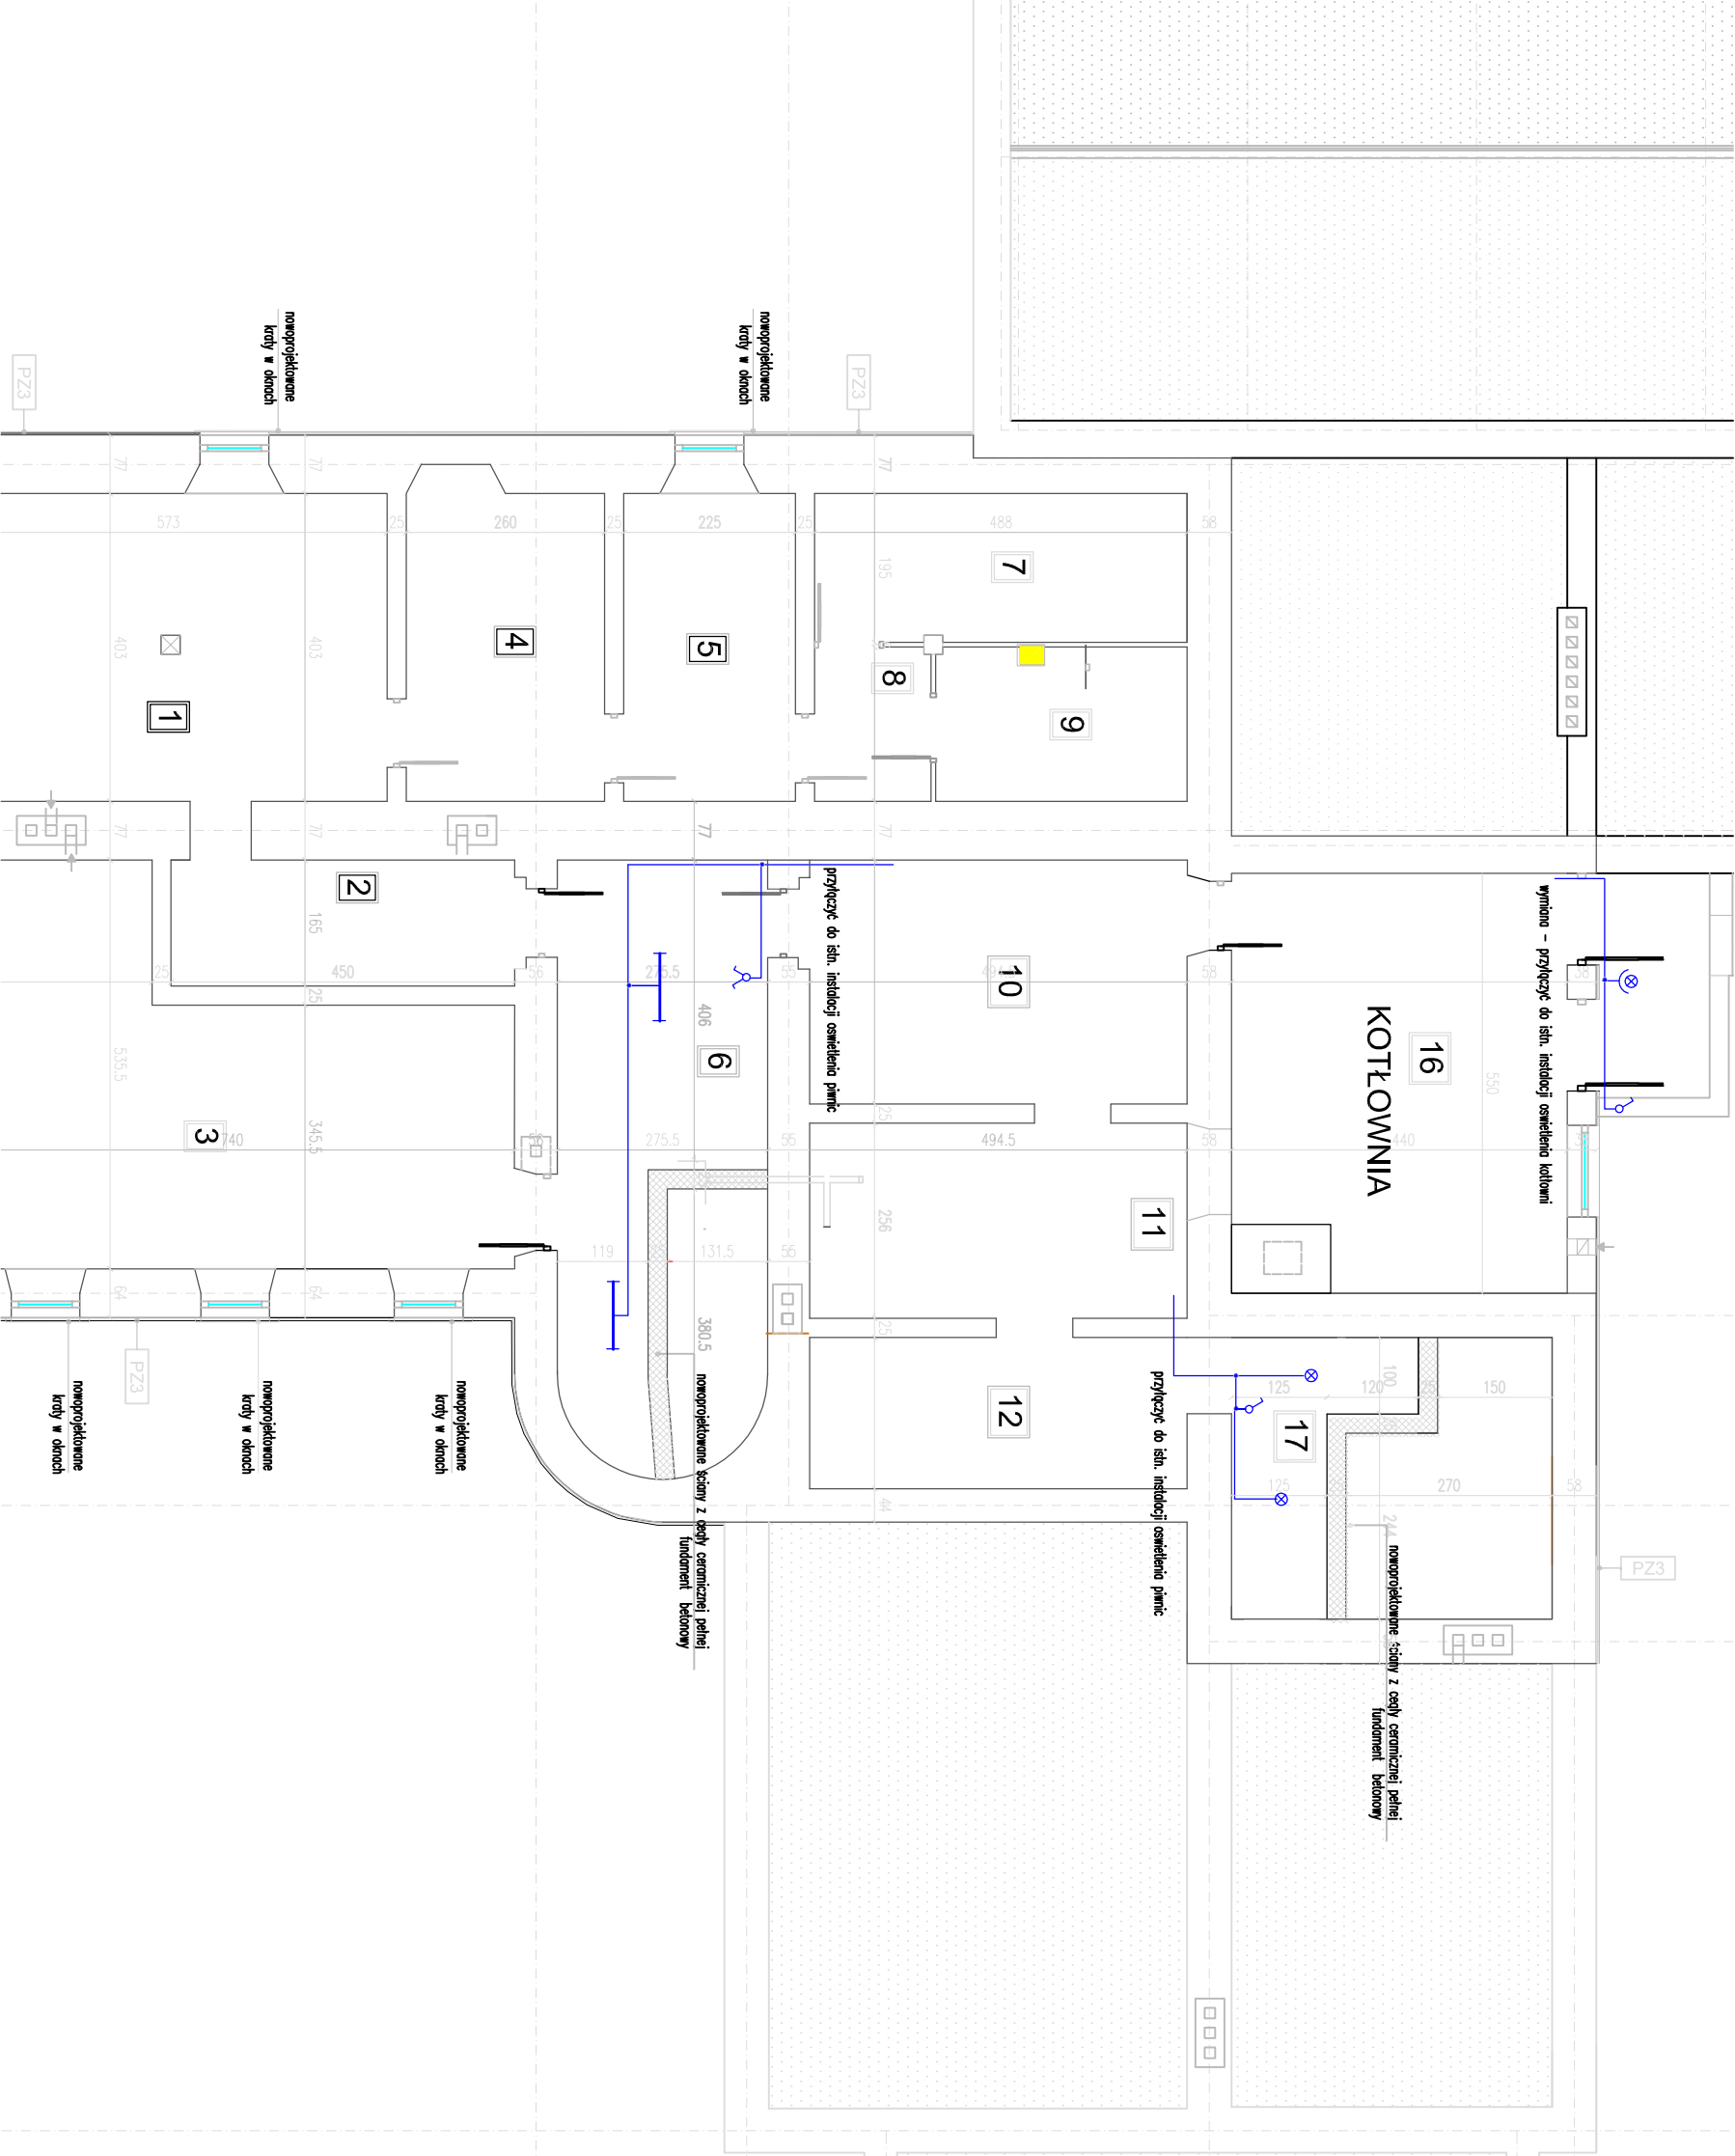

OBIEKT:		REMONT SZKOŁY W GUZOWIE Guzów ul. Łubińskich 2	
BIURO PROJEKTOWE:		INWESTOR:	
DOMPOL EWA GRZEŚIAK ul. Okulickiego 6B 96-300 Żyraudów e-mail: ewa.grzesiak@poczta.fm tel.: 601-378-952		WÓJT GMINY WISKITKI GMINA WISKITKI 96-315 WISKITKI UL. KOŚCIUSZKI 3	
NAZWA RYSUNKU:	PLAN INSTALACJI ELEKTRYCZNYCH RZUT PIWNIC		DATA: grudzień 2007 FAZA: projekt budowl.wyk.
Projektant:	Imię i nazwisko:	Podpis:	SKALA: 1:50 BRANŻA: elektryczna NR RYS.: 2
Nr uprawnień:	mgr inż. LECHOSŁAW PIOTROWSKI		
	82/81 Skiernewice		